


Załącznik do decyzji zntk:  
**AB.6740.97.20.21**  
 z dnia 16.04.2021 r. o zezwoleniu na budowę

Z up. STAROSTY  
 Mariusz Frąc  
 NACZELNIK WYDZIAŁU  
 Architektury i Budownictwa


<b>Obiekt:</b> Budowa instalacji p.poż. w budynku Zespołu Szkół Publicznych nr 5 w Krasnymstawie 22-300 Krasnystaw, ul. Mostowa 14		<b>Inwestor:</b> Gmina Miejska Krasnystaw Plac 3-go Maja 29 22-300 Krasnystaw		
<b>Projektant:</b> specjalność Instalacyjno-Inżynierska	Imię i nazwisko <b>mgr inż. Danuta Kulesza</b>	Upr. nr <b>949/CH/92</b>	Data <b>08.2020</b>	Podpis 
<b>Opracowała:</b> specjalność Instalacyjno-Inżynierska	<b>inż. Katarzyna Górecka</b>		<b>08.2020</b>	
<b>Rysunek:</b> <b>SYTUACJA</b>		Branża: <b>sanitarna</b>	Nr rys. <b>S1</b>	Skala: <b>1:500</b>

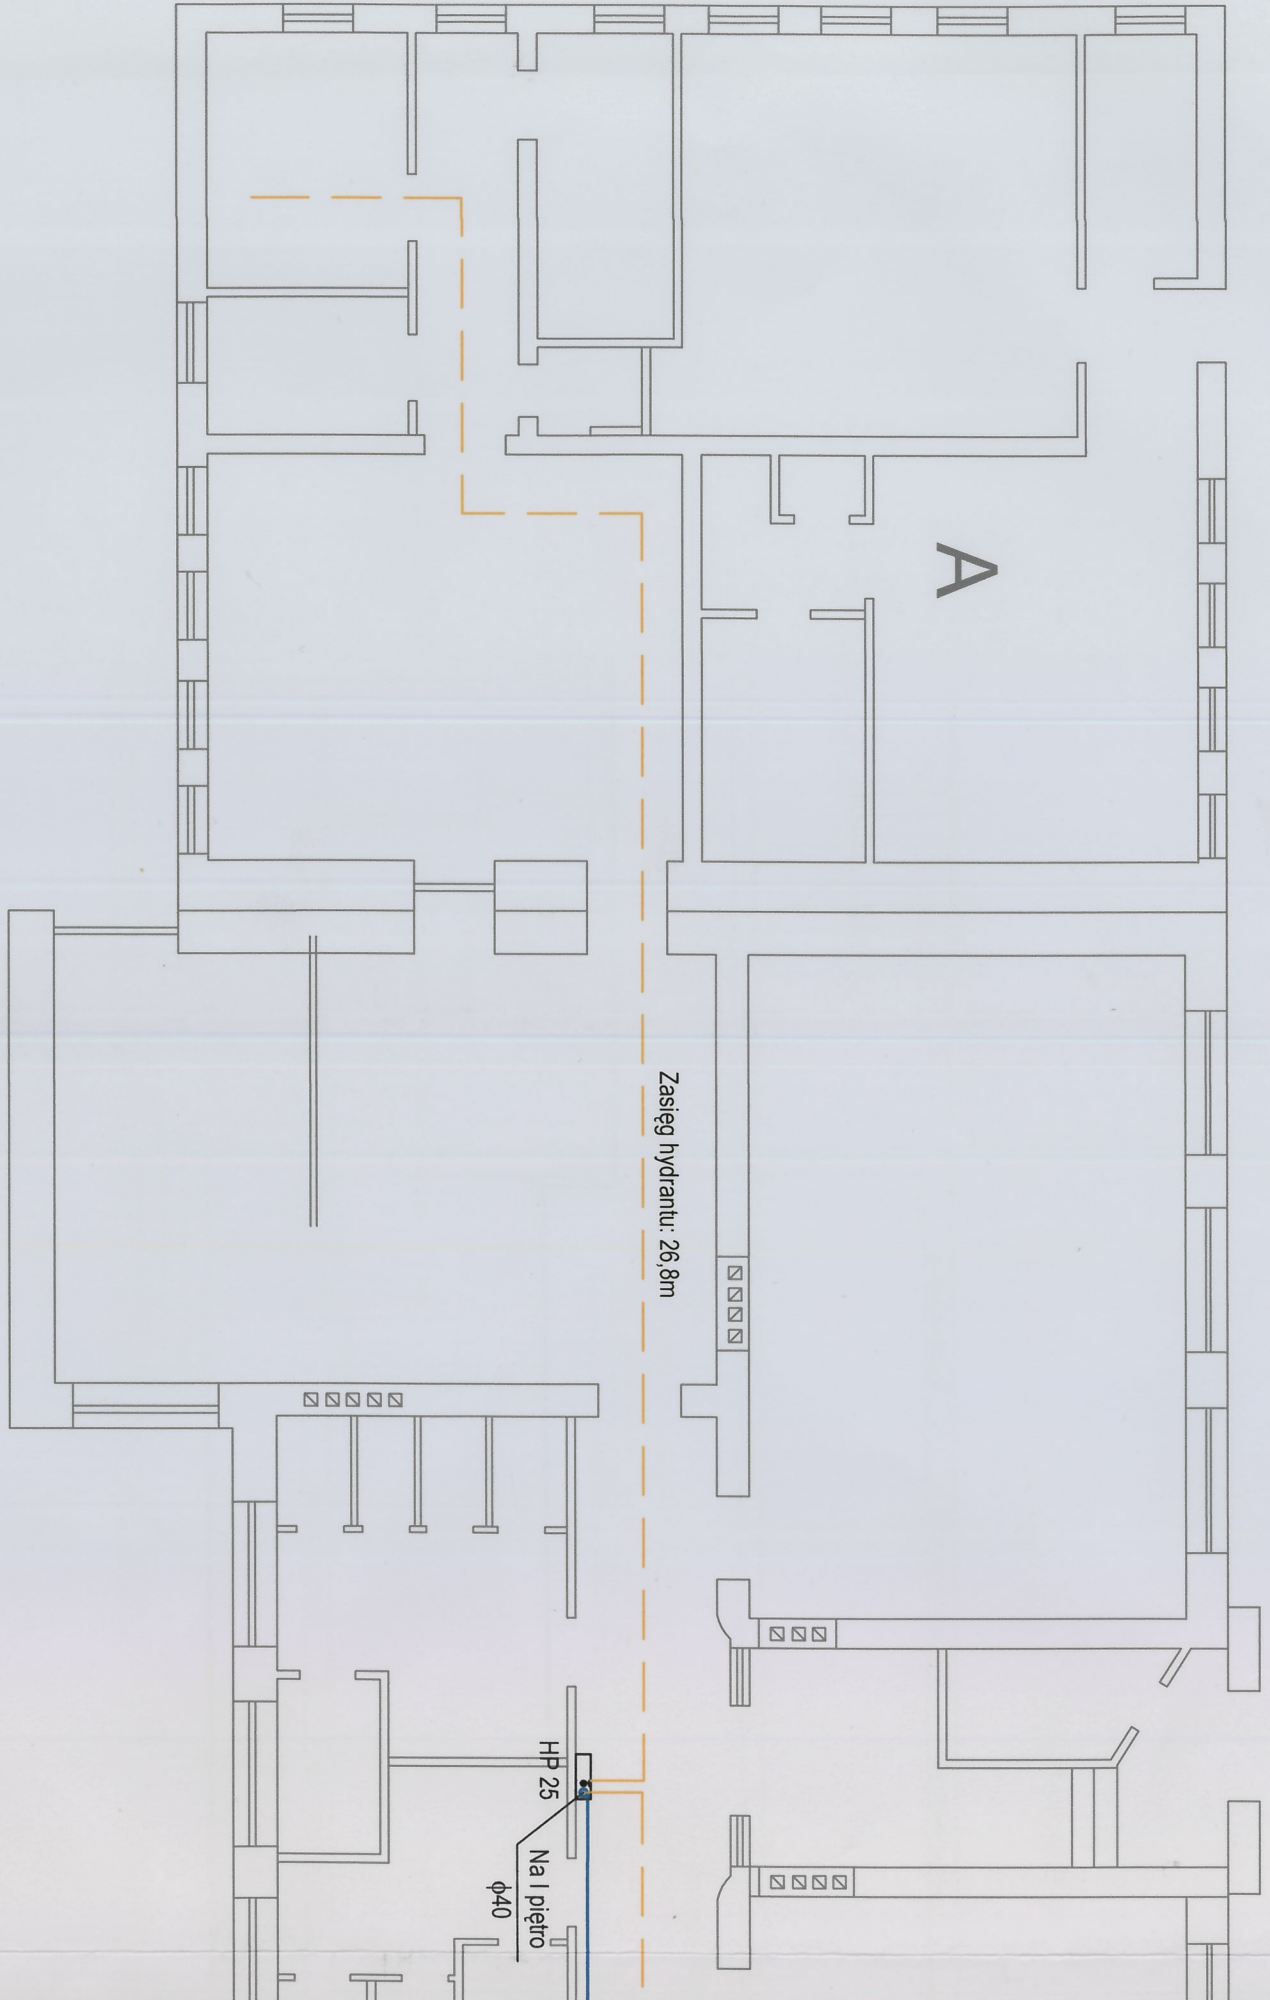

A

Zasiëg hydrantu: 26,8m

HP 25  
Na I piëtro  
φ40

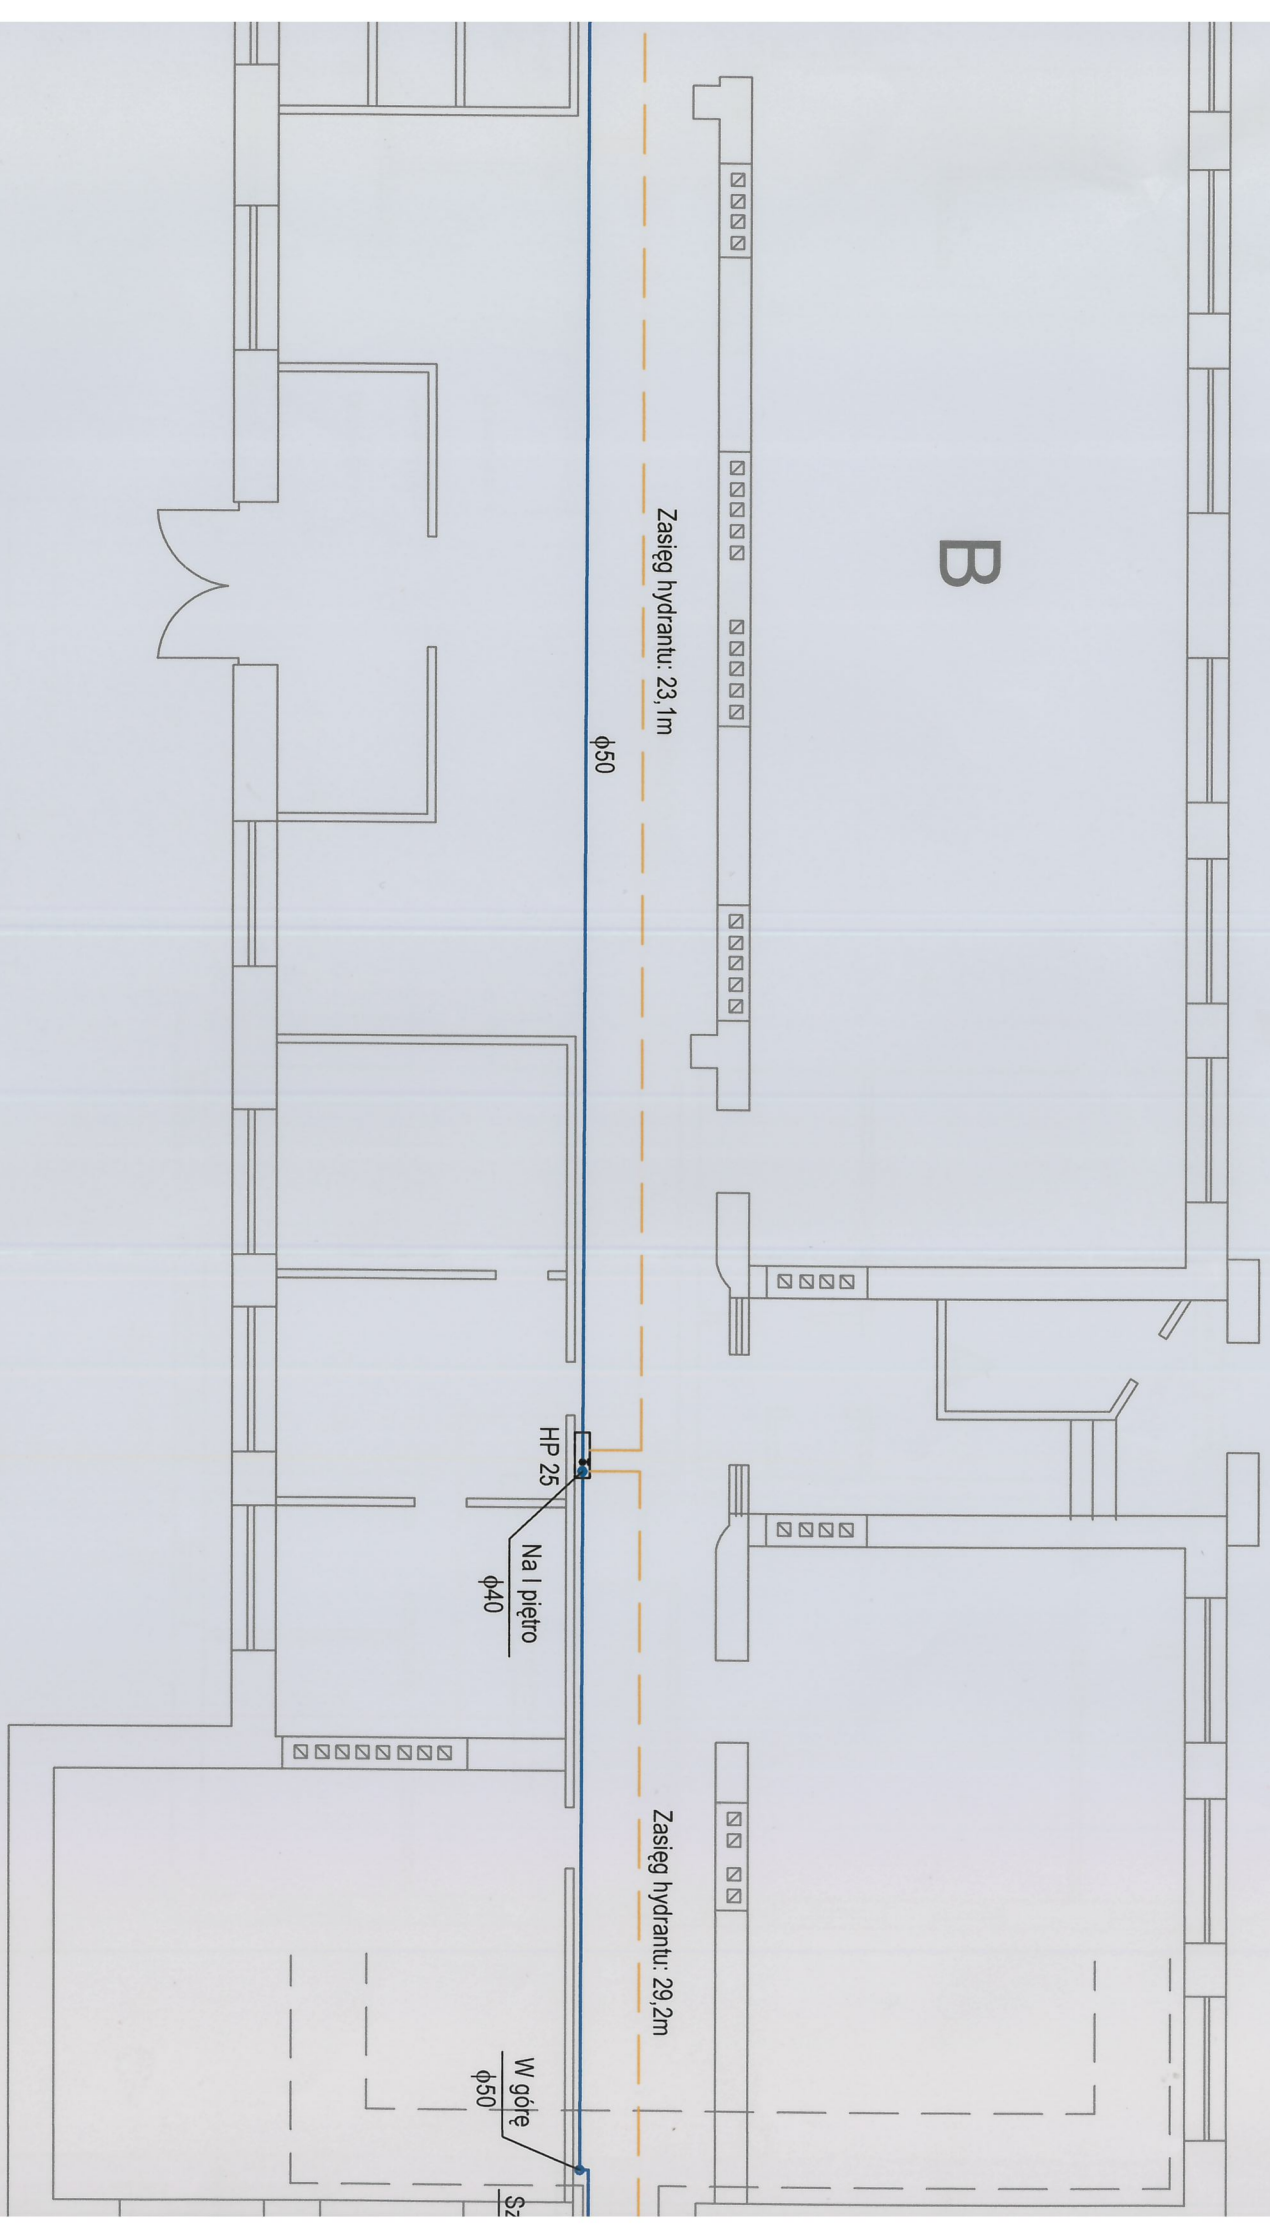

B

Zasięg hydrantu: 23,1m

$\phi 50$

HP 25

Na I piętro



$\phi 40$

Zasięg hydrantu: 29,2m


W górze

$\phi 50$

Sz

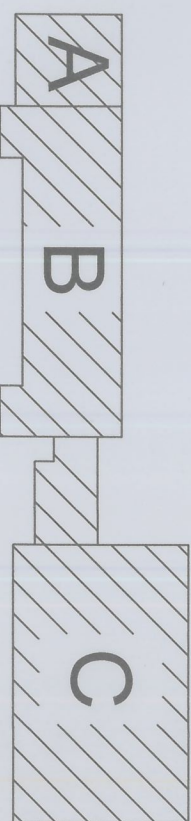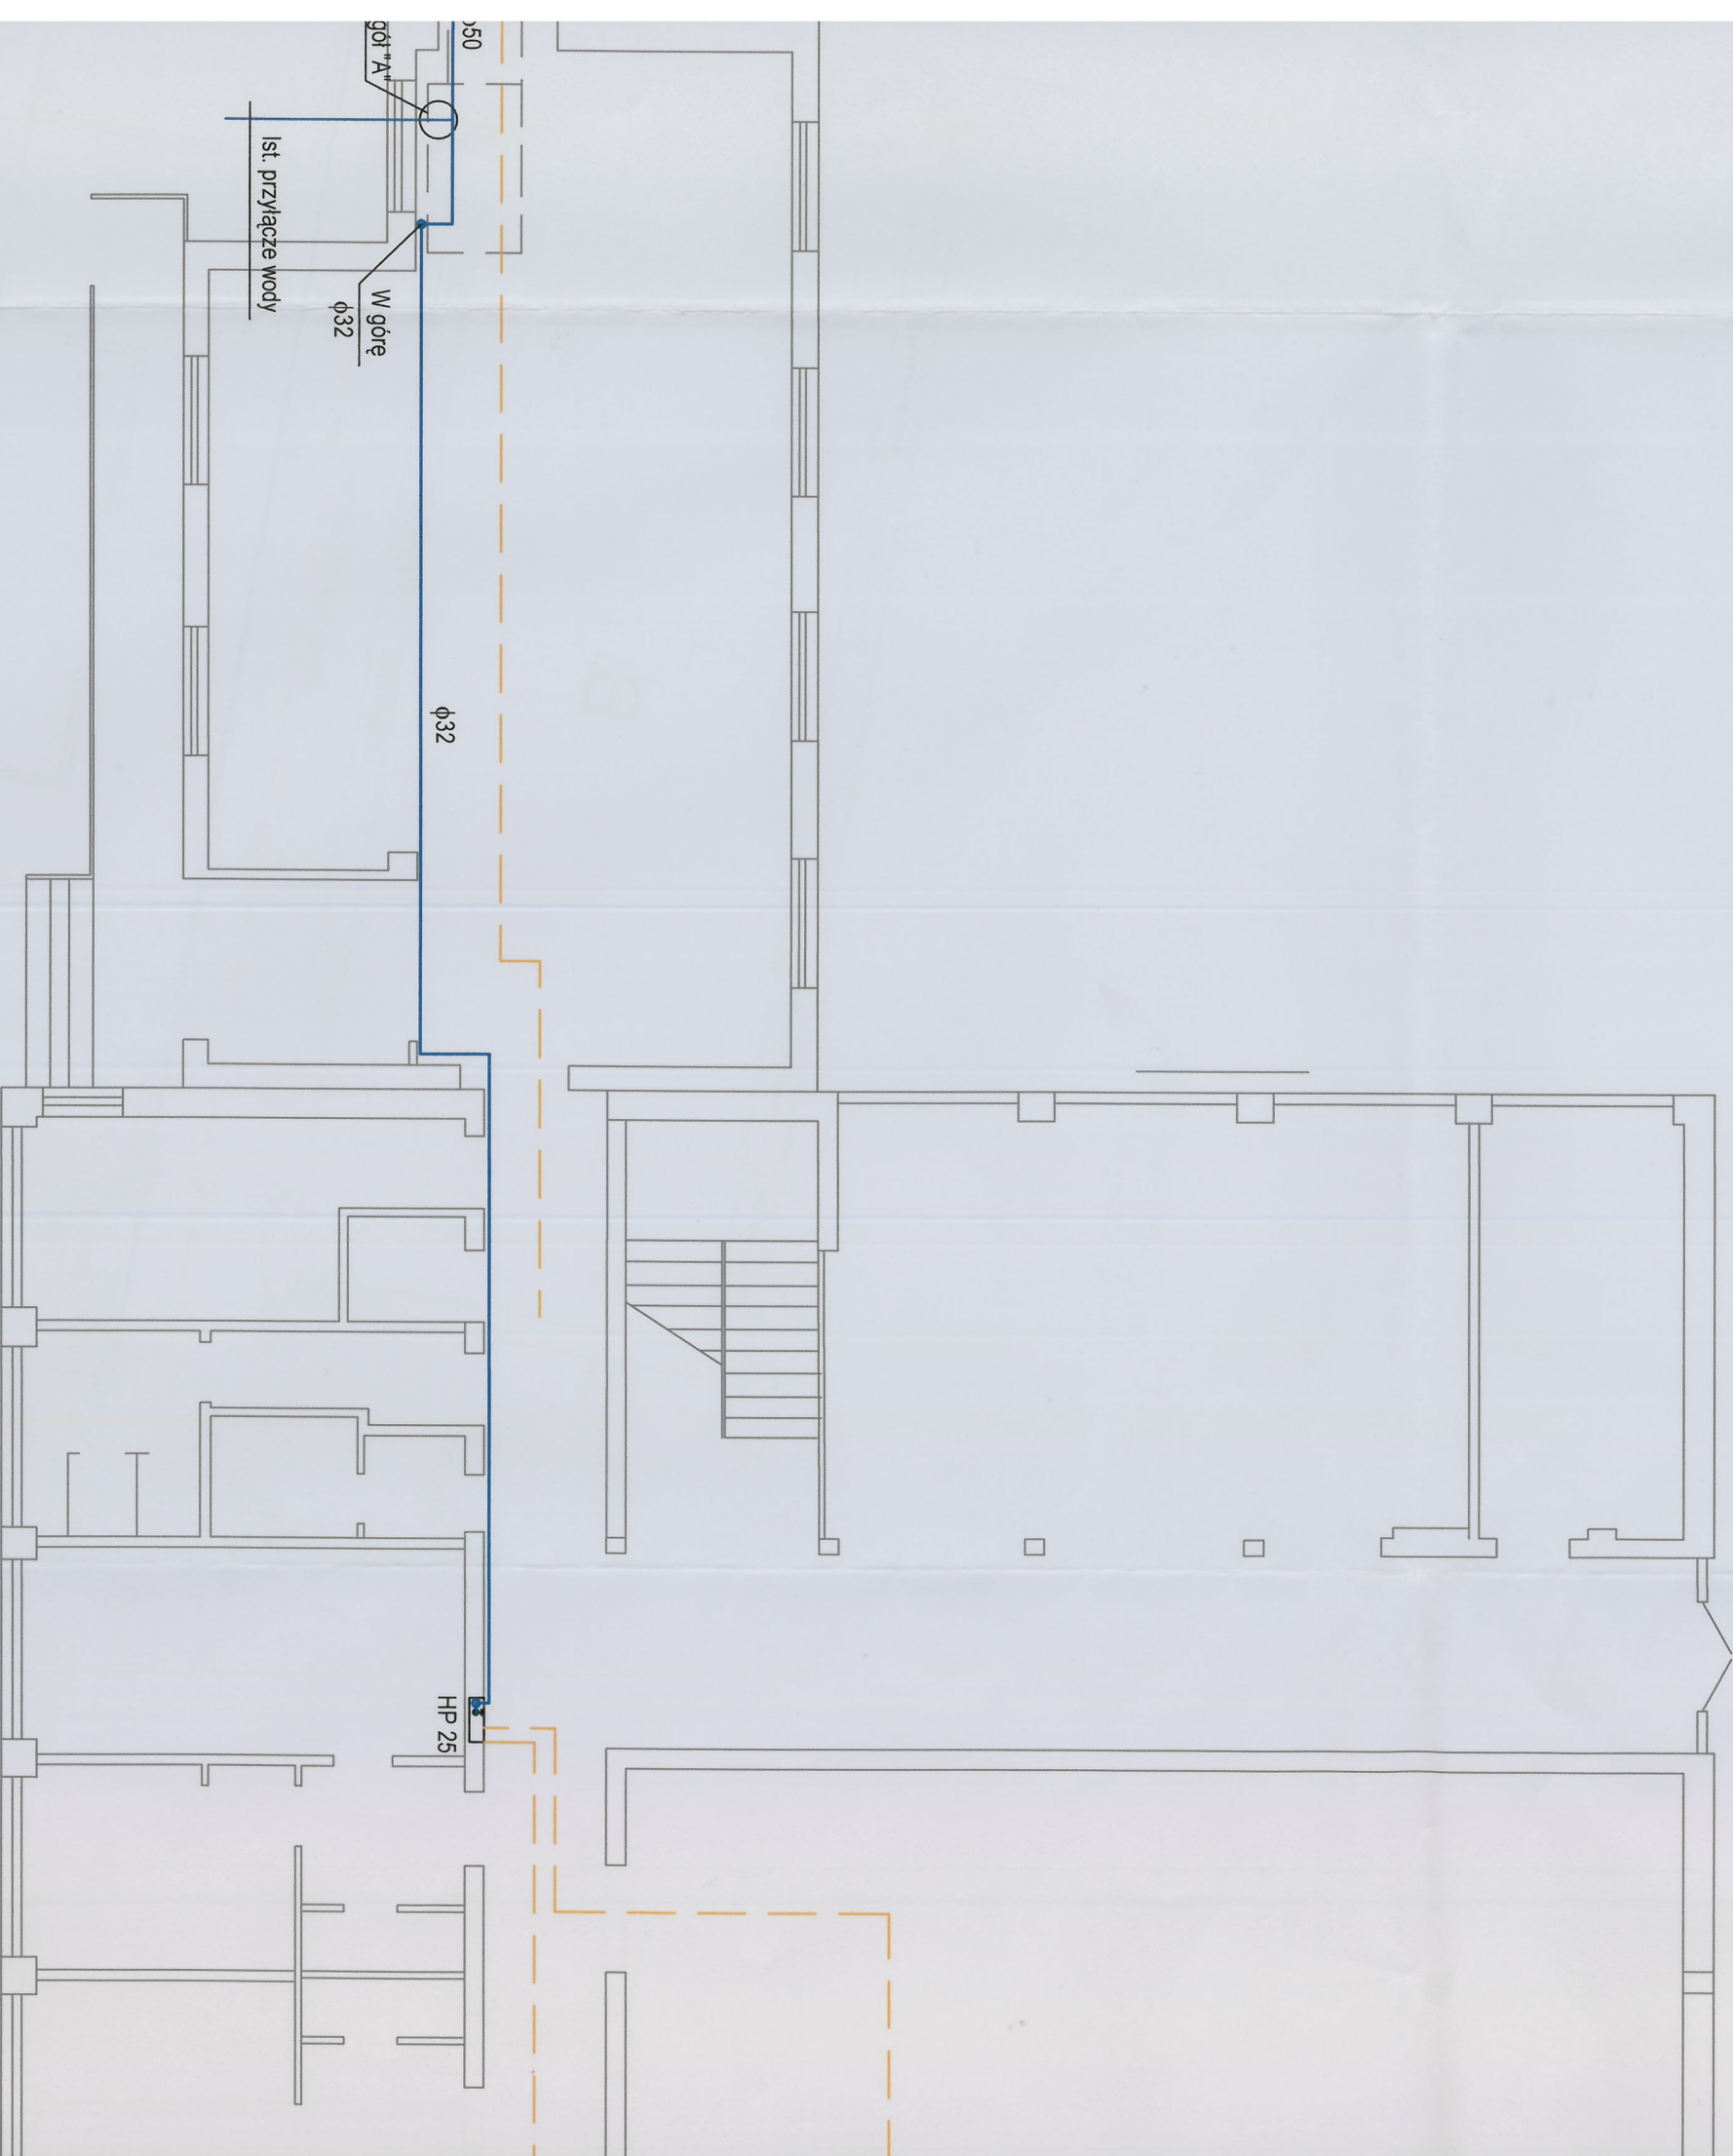

LEG  
 ———— insta  
 HP 25 Hydr  
 Pow. zat  
 Pow. net

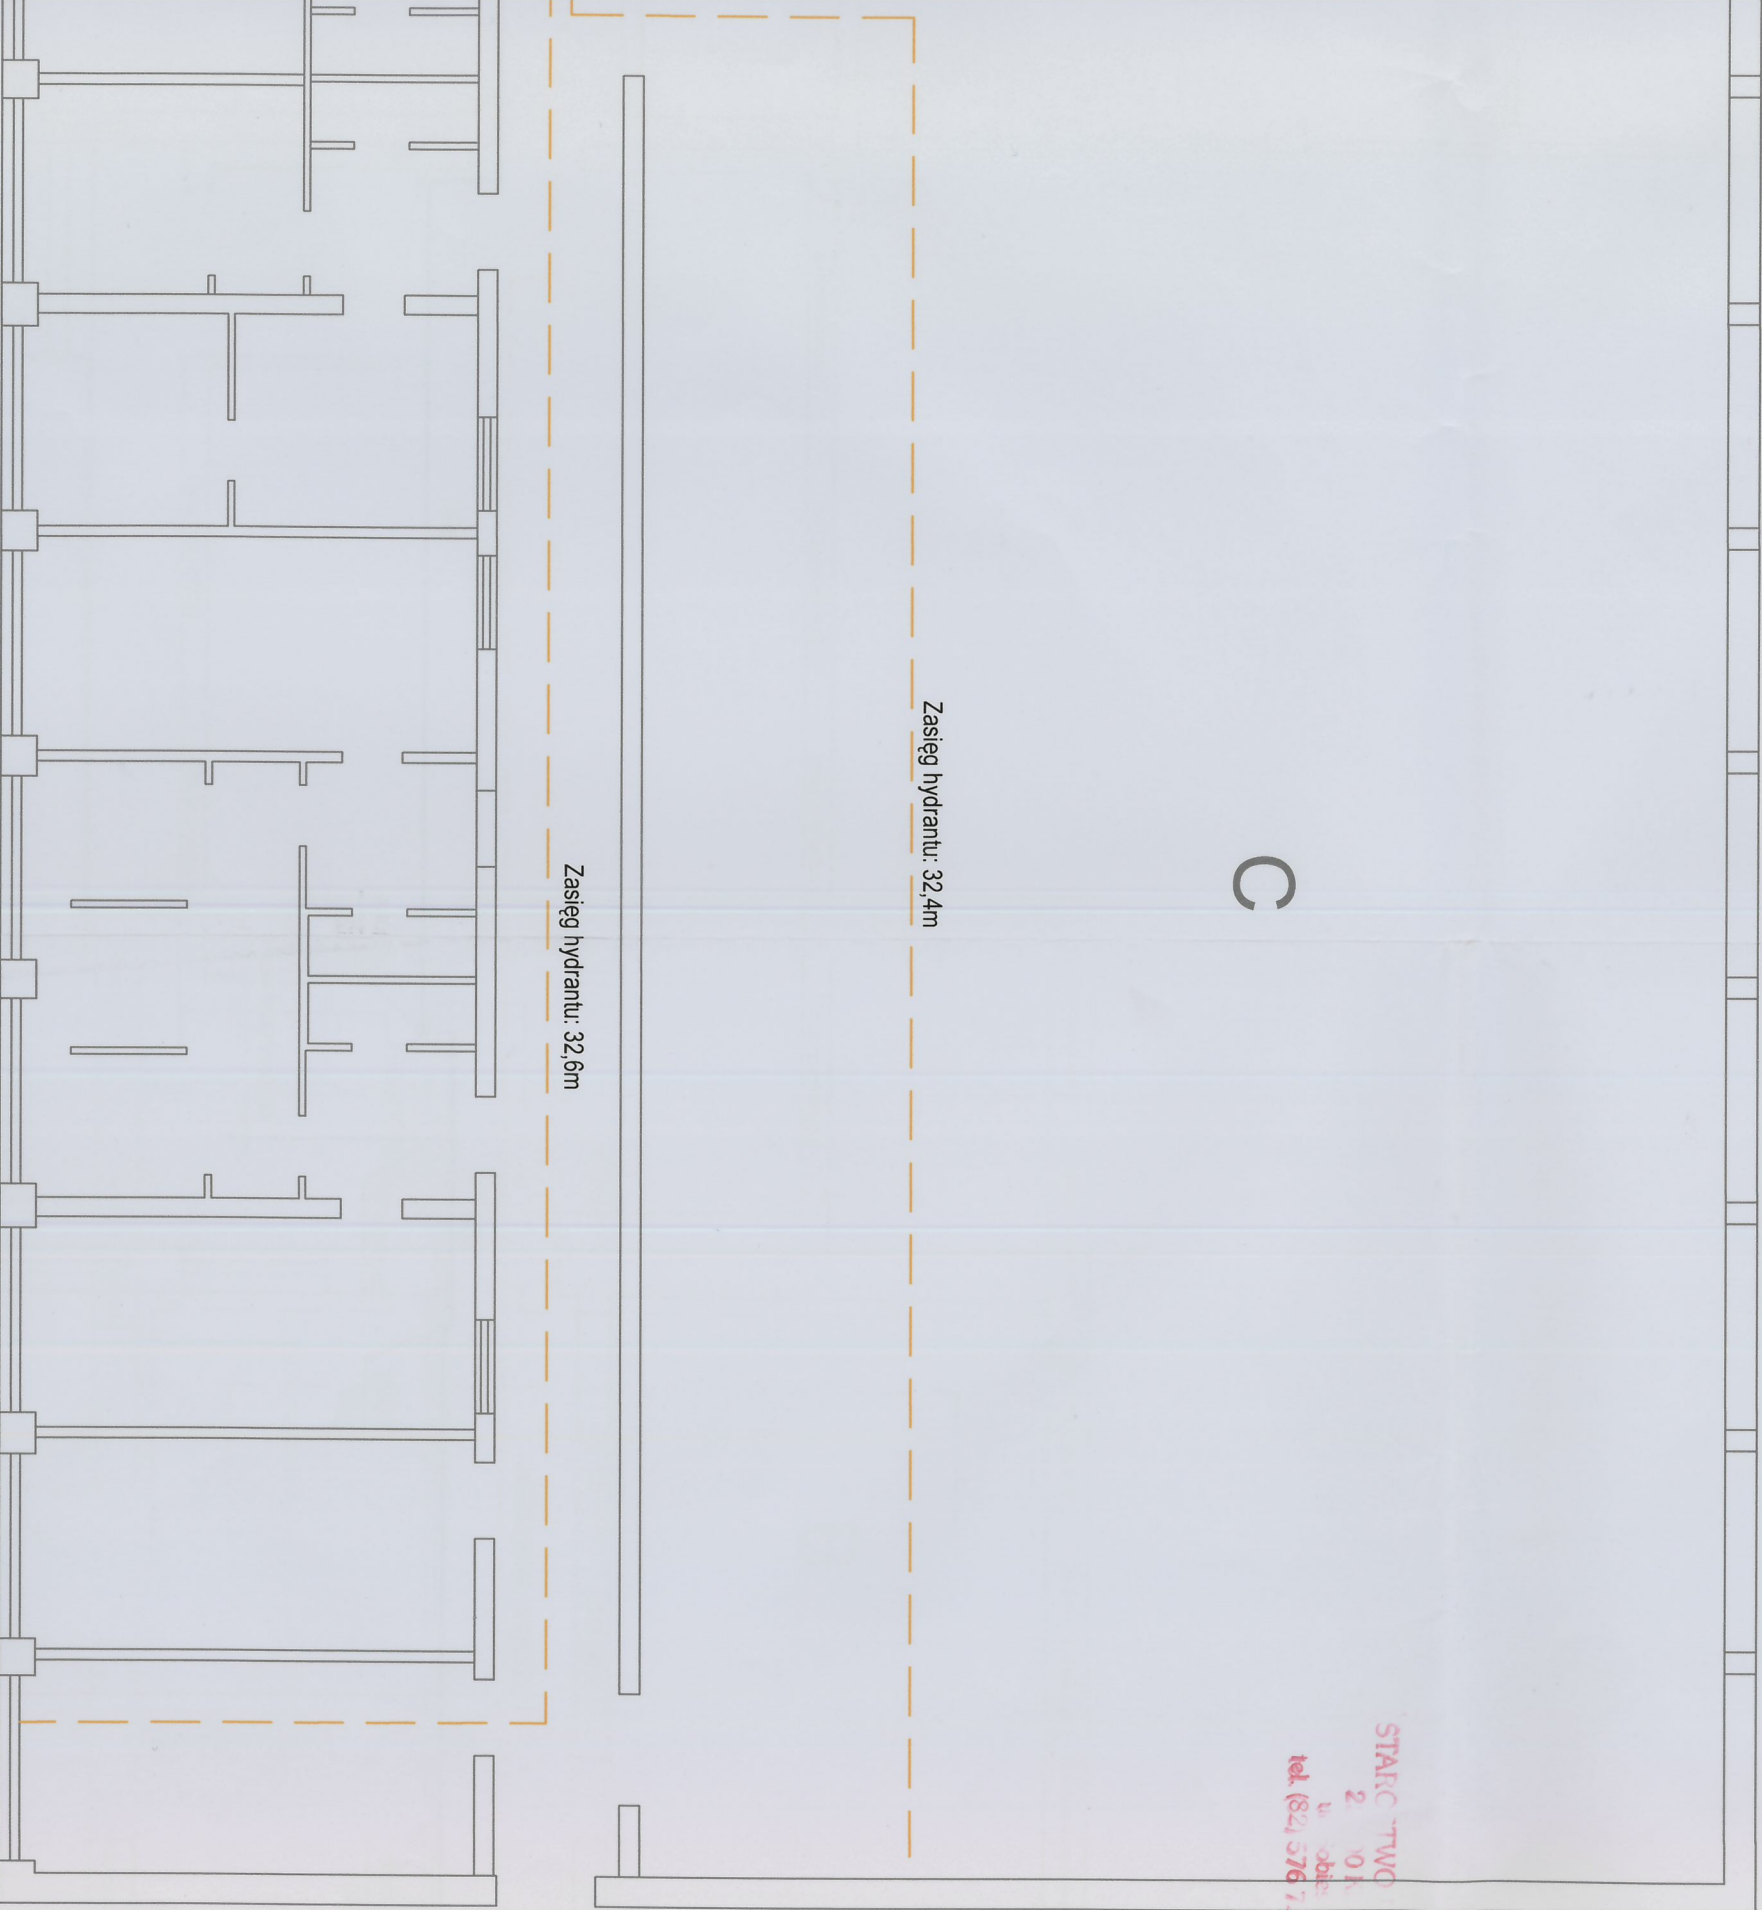



STACJA TWO  
2 01  
ul. Obie  
tel (82) 576 7... 88

LEGENDA:  
— instalacja wody hydrantowej


HP 25 Hydrant S-25-ZG30 zawieszany z węzłem pólshczywnym 30,0+3,0m  
Pow. zabudowy: 1745,0m<sup>2</sup>  
Pow. netto: 1625,0m<sup>2</sup>

<b>Objekt:</b> Budowa instalacji p.poż. w budynku Zespołu Szkół Publicznych nr 5 w Krasnymstawie 22-300 Krasnystaw, ul. Mostowa 14		<b>Investor:</b> Gmina Miejska Krasnystaw Plac 3-go Maja 29 22-300 Krasnystaw	
<b>Projektant:</b> specjalność: Instalacyjno-inżynierijna	Imię i nazwisko mgr inż. Danuła Kulesza	Upr. nr 949/CH/92	Data 08.2020
<b>Opracowała:</b> specjalność: Instalacyjno-inżynierijna	inż. Katarzyna Górecka	Data 08.2020	Podpis 
<b>Rysunek:</b> RZUT PARTERU - INSTALACJA P.POŻ.		Branża: sanitarna	Nr rys. S2
			Skala: 1:100

**RZECZOWNICWA DO SPRAW ZABEZPIECZENIA  
PRZECIWPÓŻAROWYCH**  
 inż. Roman Popajewski  
 Nr upr. 481/2009  
 Zamość, dnia 18.05.2020r.  
 Zgodność projektu z wymaganiami  
 ochrony przeciwpożarowej  
 stwierdzam  
 bez uwag z uwagami!

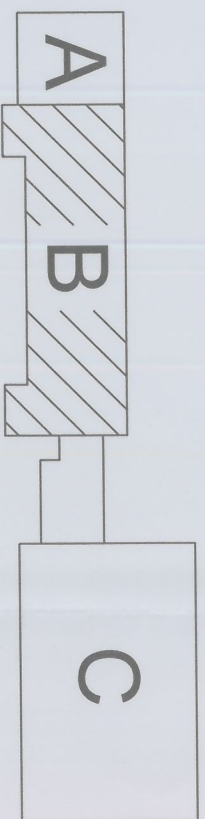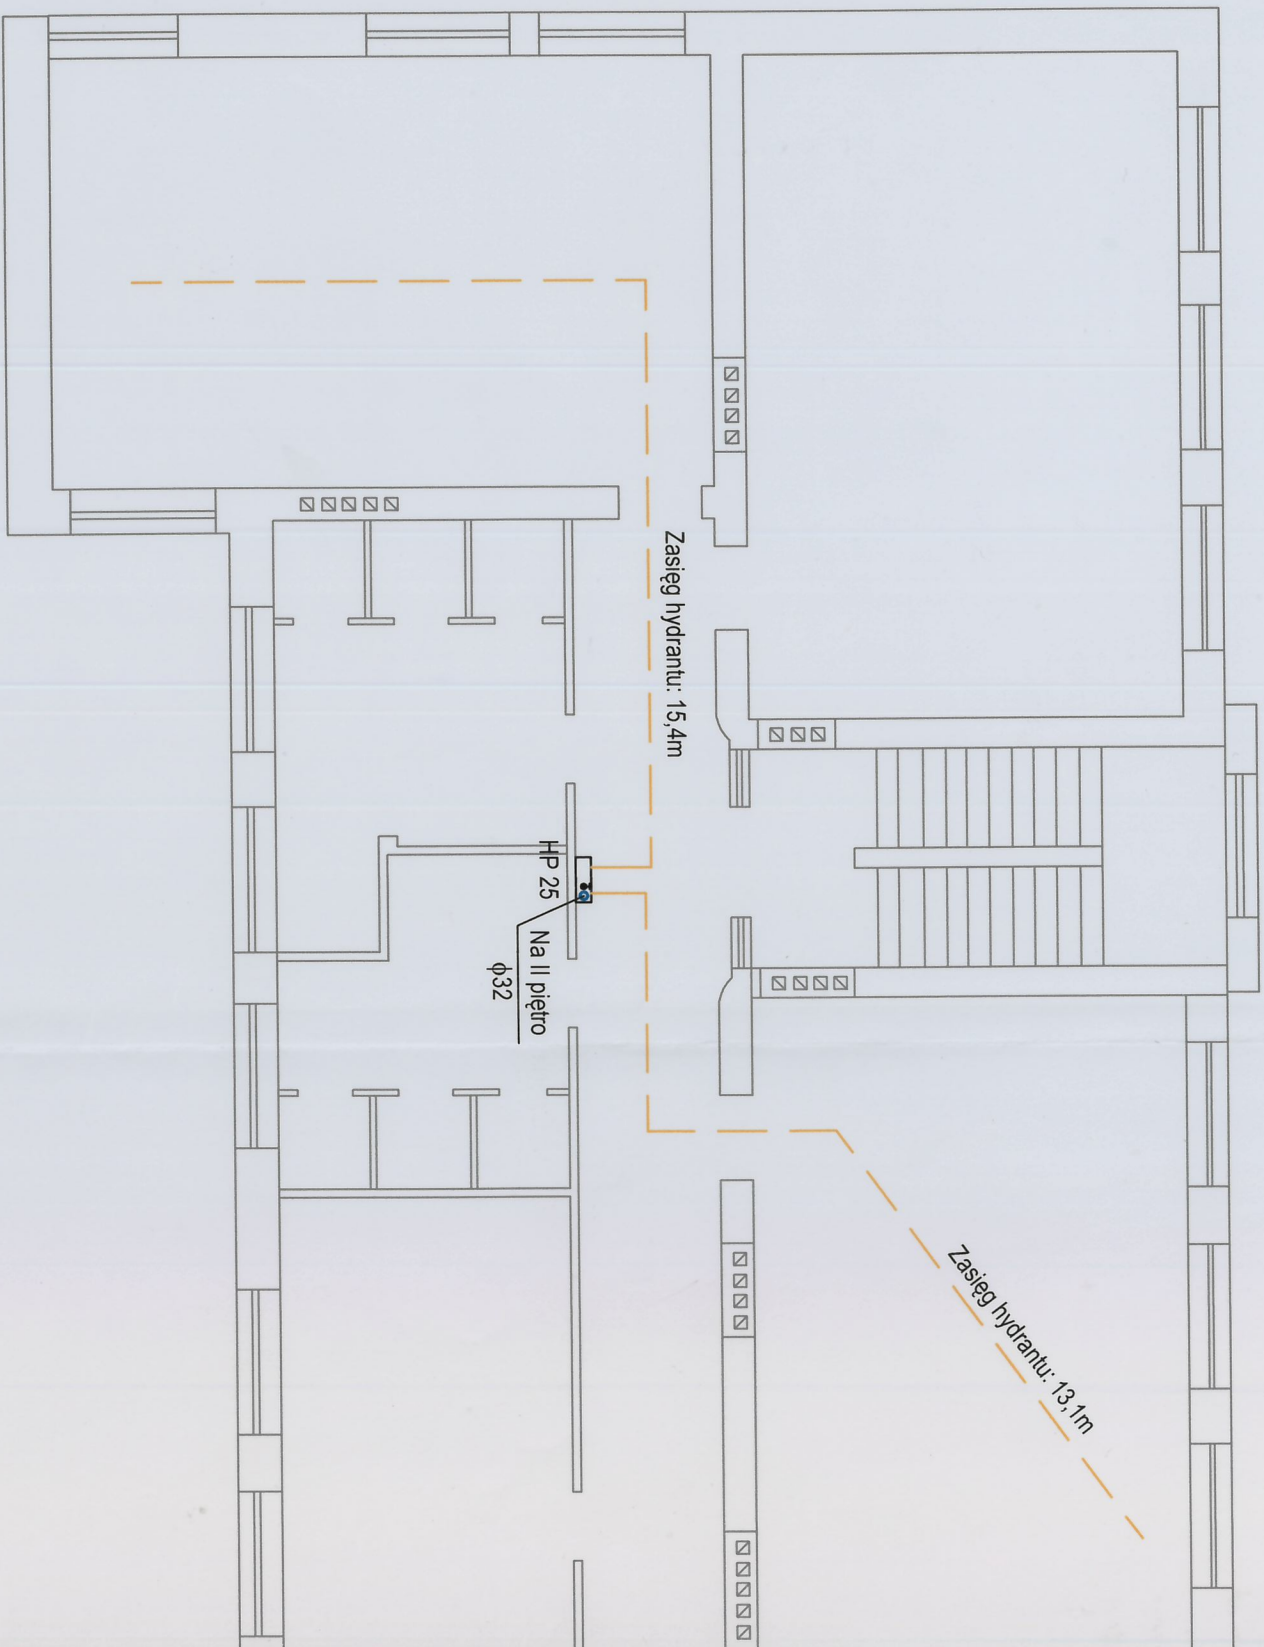

LEGENDA  
 — instalacja  
 HP 25 Hydrant 25  
 Pow. zabudow  
 Pow. netto:

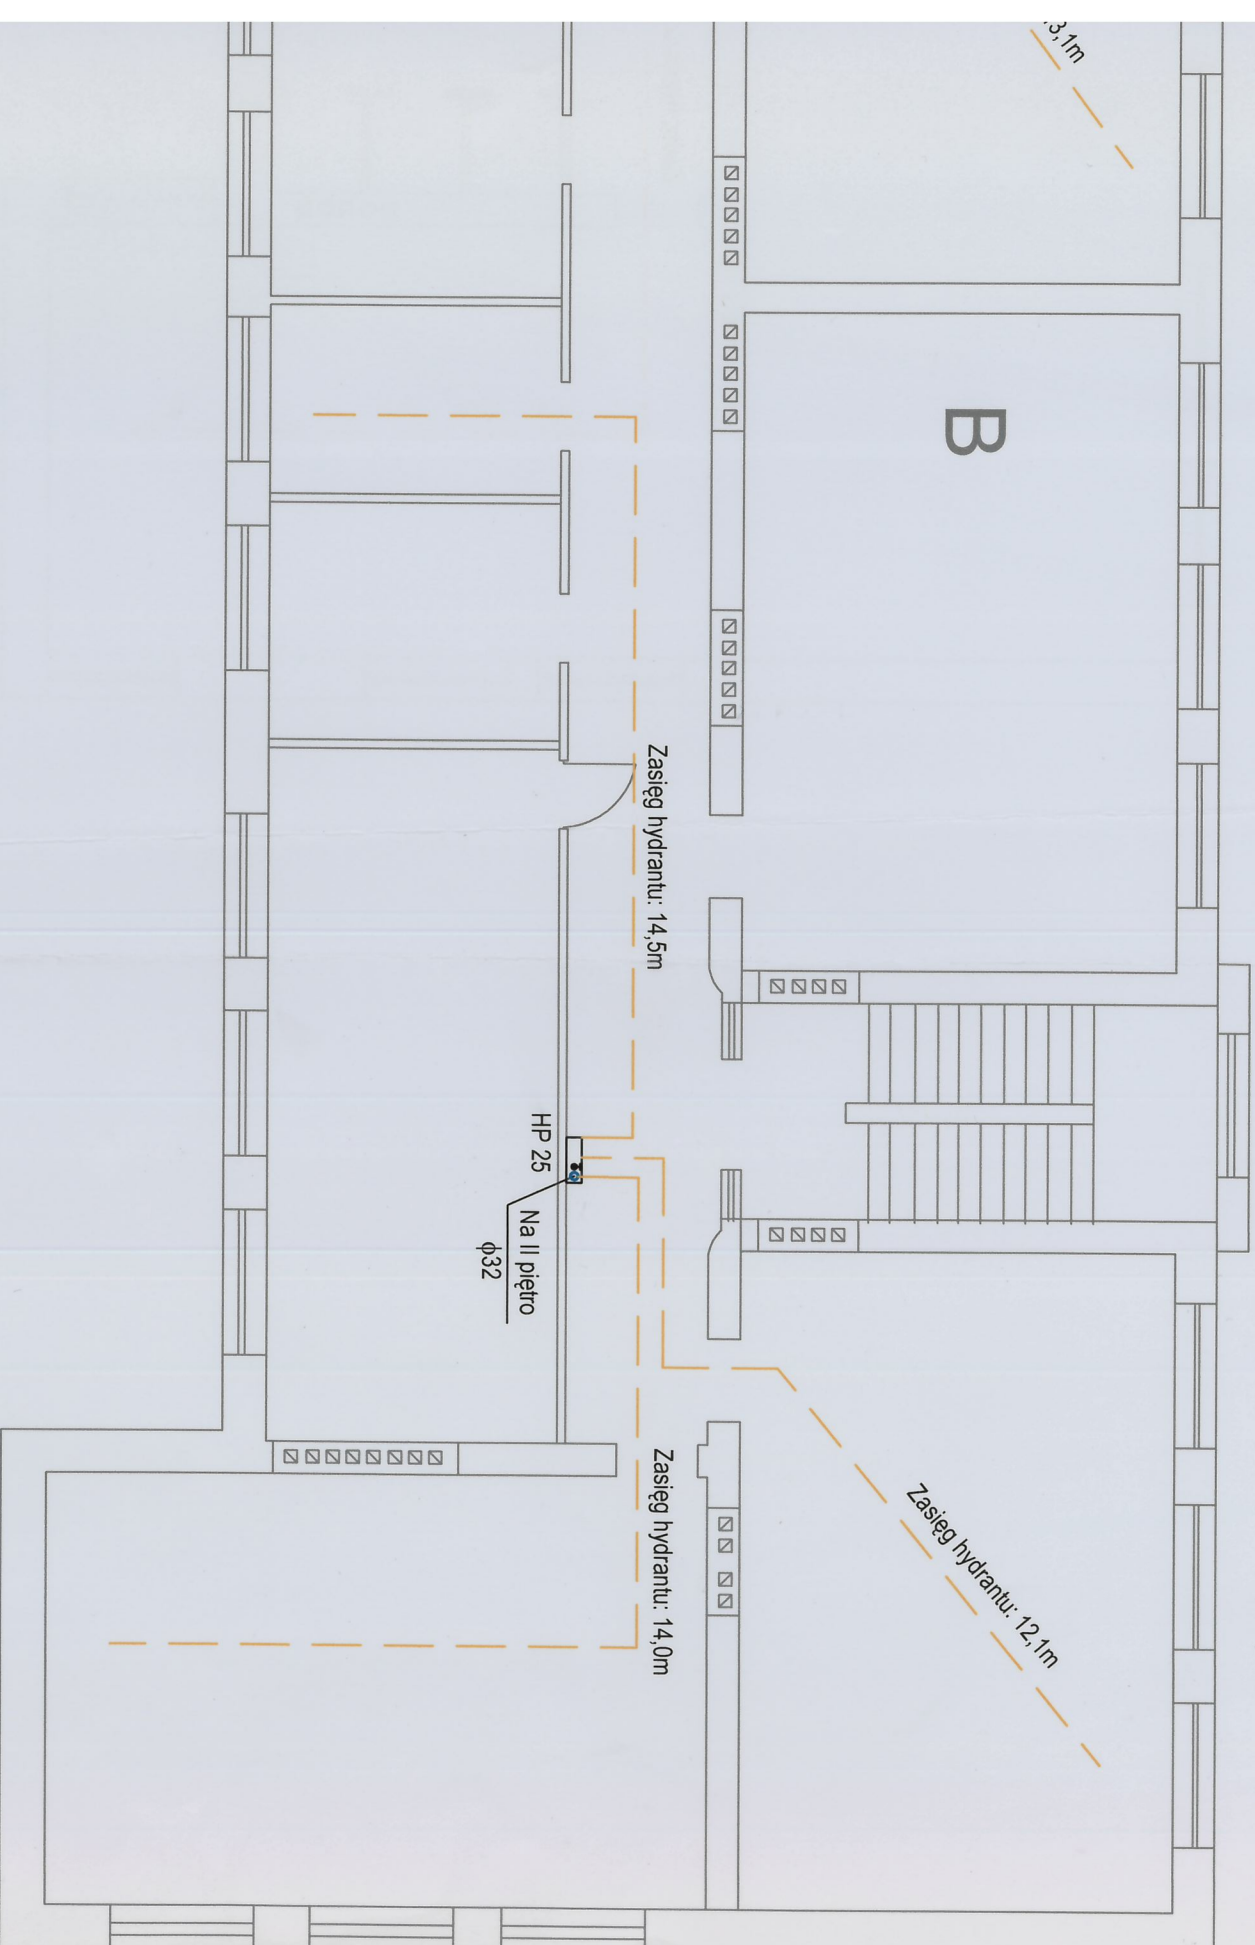

LEGENDA:

— instalacja wody hydrantowej



HP 25 Hydrant S-25-ZG20 zawieszany z węzłem pólsztynowym 20,0m



Pow. zabudowy: 619,0m<sup>2</sup>


Pow. netto: 547,0m<sup>2</sup>

Obiekt: Budowa instalacji p. poż. w budynku Zespołu Szkół Publicznych nr 5 w Krasnymstawie 22-300 Krasnystaw, ul. Mostowa 14		Inwestor: Gmina Miejska Krasnystaw Plac 3-go Maja 29 22-300 Krasnystaw		
Projektant: specjalność: instalacyjno-inżynierska	Imię i nazwisko: mgr inż. Danuta Kulesza	Upr. nr: 949/CH/92	Data: 08.2020	Podpis: 
Opracowała: specjalność: instalacyjno-inżynierska	inż. Katarzyna Górecka		Branża: sanitarna	Nr rys. S3
Rysunek: RZUT I PIĘTRA - INSTALACJA P. POŻ.				Skala: 1:100

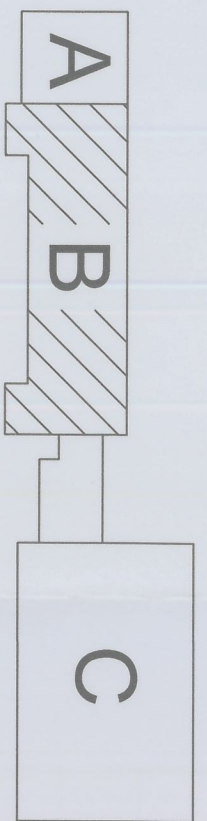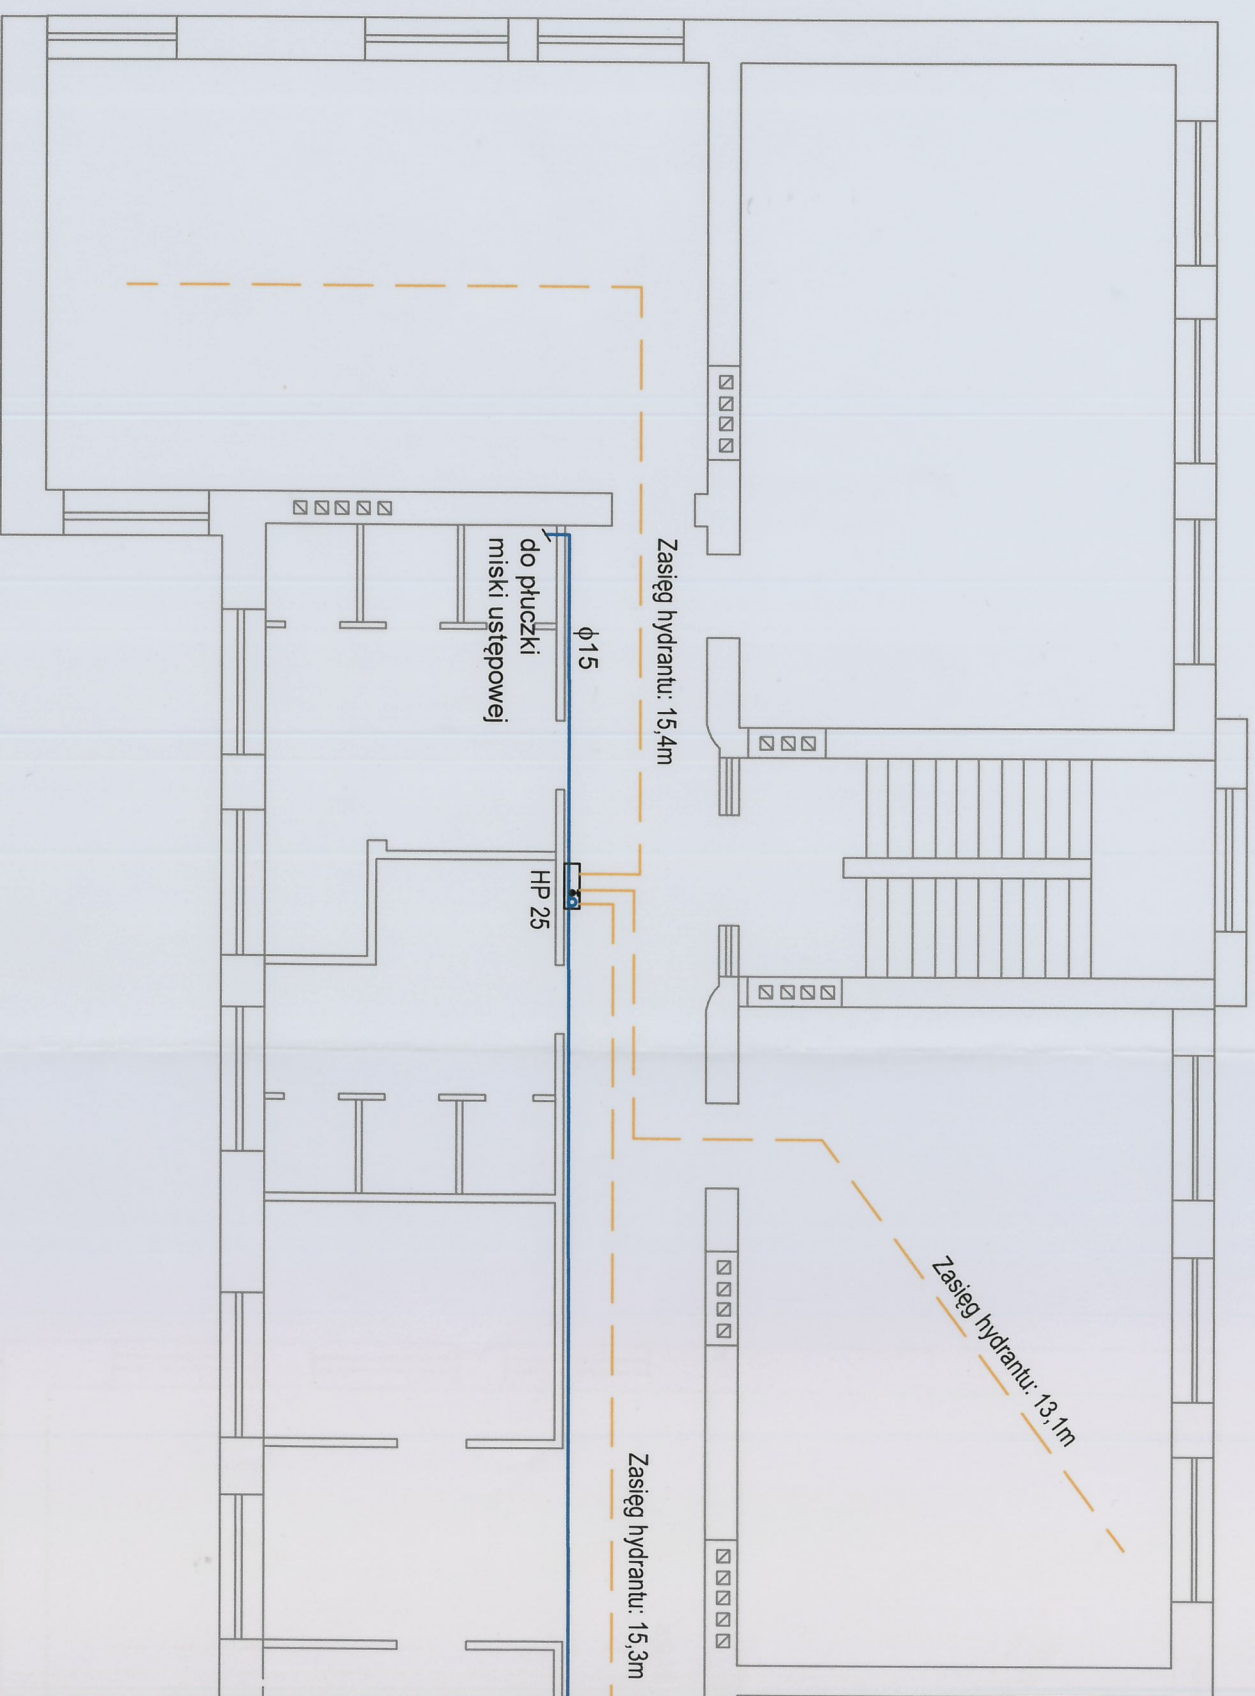

LEGENDA:  
 — instalacja wody hydrantowej  
 HP 25 Hydrant S-25-ZG20  
 Pow. zabudowy:  
 Pow. netto:



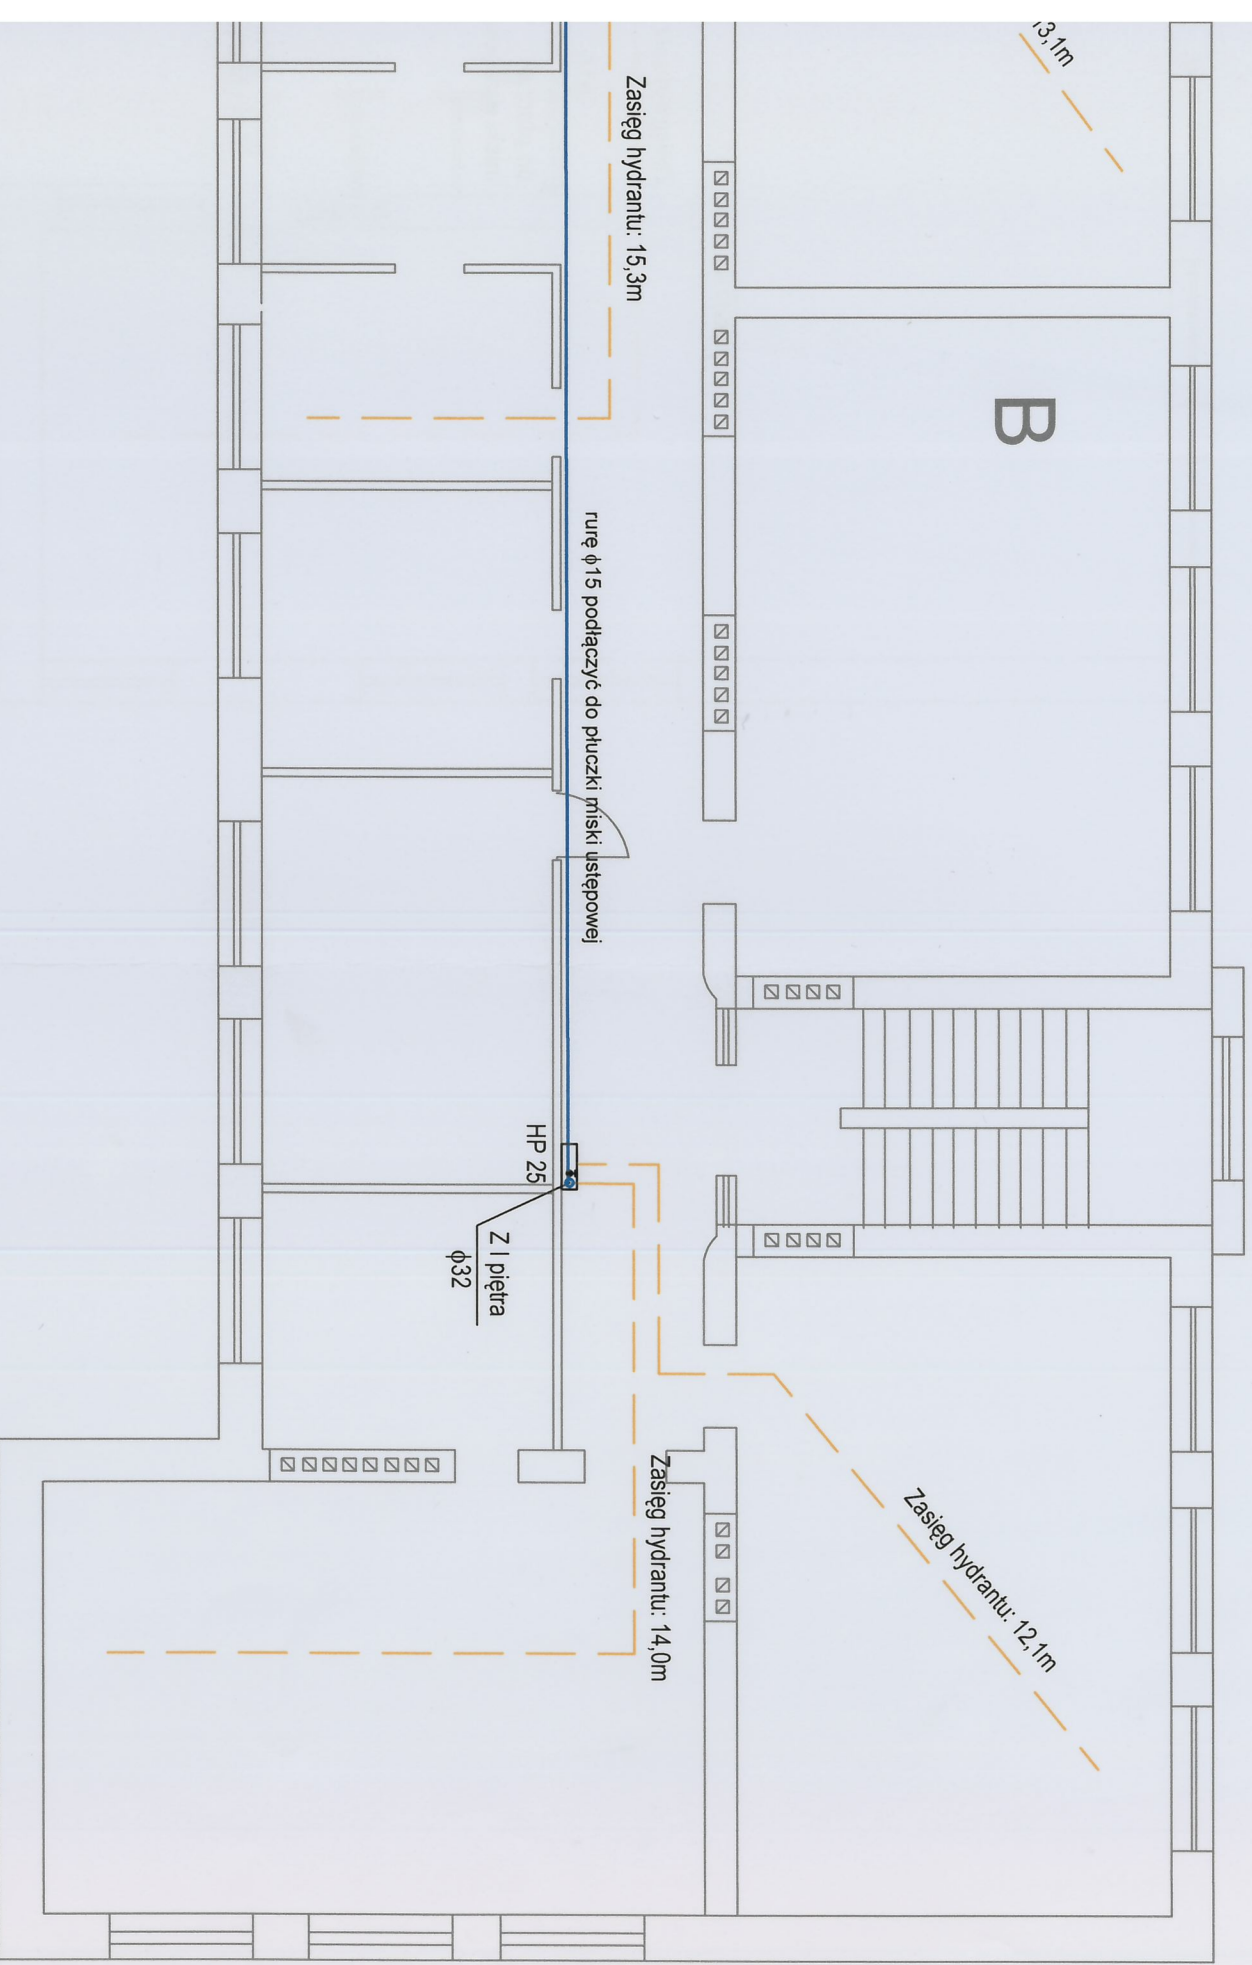

LEGENDA:  
 — instalacja wody hydrantowej


HP 25 Hydrant S-25-ZG20 zawieszany z węzłem póluszczynym 20,0m

Pow. zabudowy: 619,0m<sup>2</sup>  
 Pow. netto: 547,0m<sup>2</sup>


<b>Obiekt:</b> Budowa instalacji p.poz. w budynku Zespołu Szkół Publicznych nr 5 w Krasnymstawie 22-300 Krasnystaw, ul. Mostowa 14		<b>Inwestor:</b> Gmina Miejska Krasnystaw Plac 3-go Maja 29 22-300 Krasnystaw	
<b>Projektant:</b> specjalność: instalacyjno-inżynierska	Imię i nazwisko mgr inż. Danuta Kulesza	Upr. nr 949/CH/92	Data 08.2020
<b>Opracowała:</b> specjalność: instalacyjno-inżynierska	inż. Katarzyna Górecka	Data 08.2020	Podpis 
<b>RZUT II PIĘTRA - INSTALACJA P.POŻ.</b>		Branża: sanitarna	Nr rys. S4
		Skala: 1:100	Podpis 



Do pom. sanitariatów  
- podłączyć do płuczki  
miski ustępowej

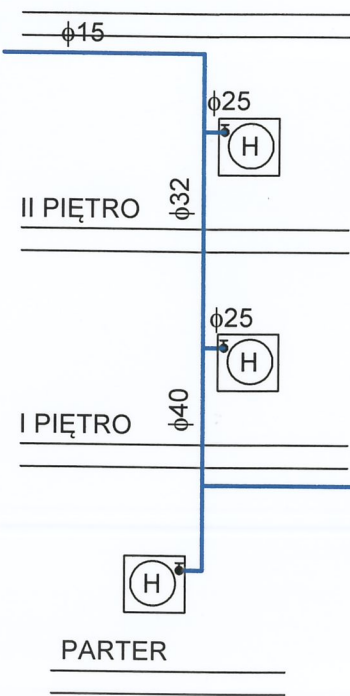

Do pom. sanitariatów  
- podłączyć do płuczki  
miski ustępowej

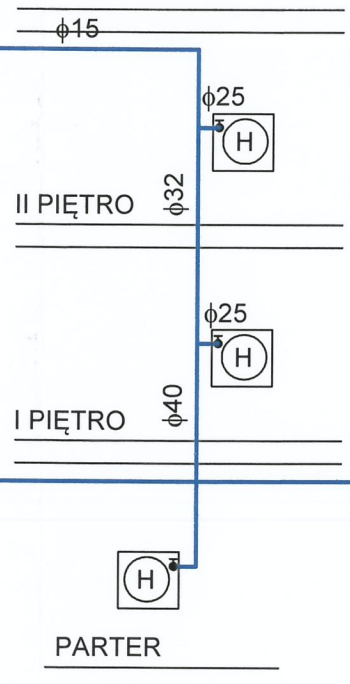

$\phi 50$

$\phi 50$

$\phi 50$

$\phi 32$


Szczegół "A"

Ist. instalacja wody



Ist. przyłącze wody

STAROSTWO POWIATOWE  
 22-300 Krasnystaw  
 ul. S. J. 3  
 tel. (82) 570 72 86 do 88

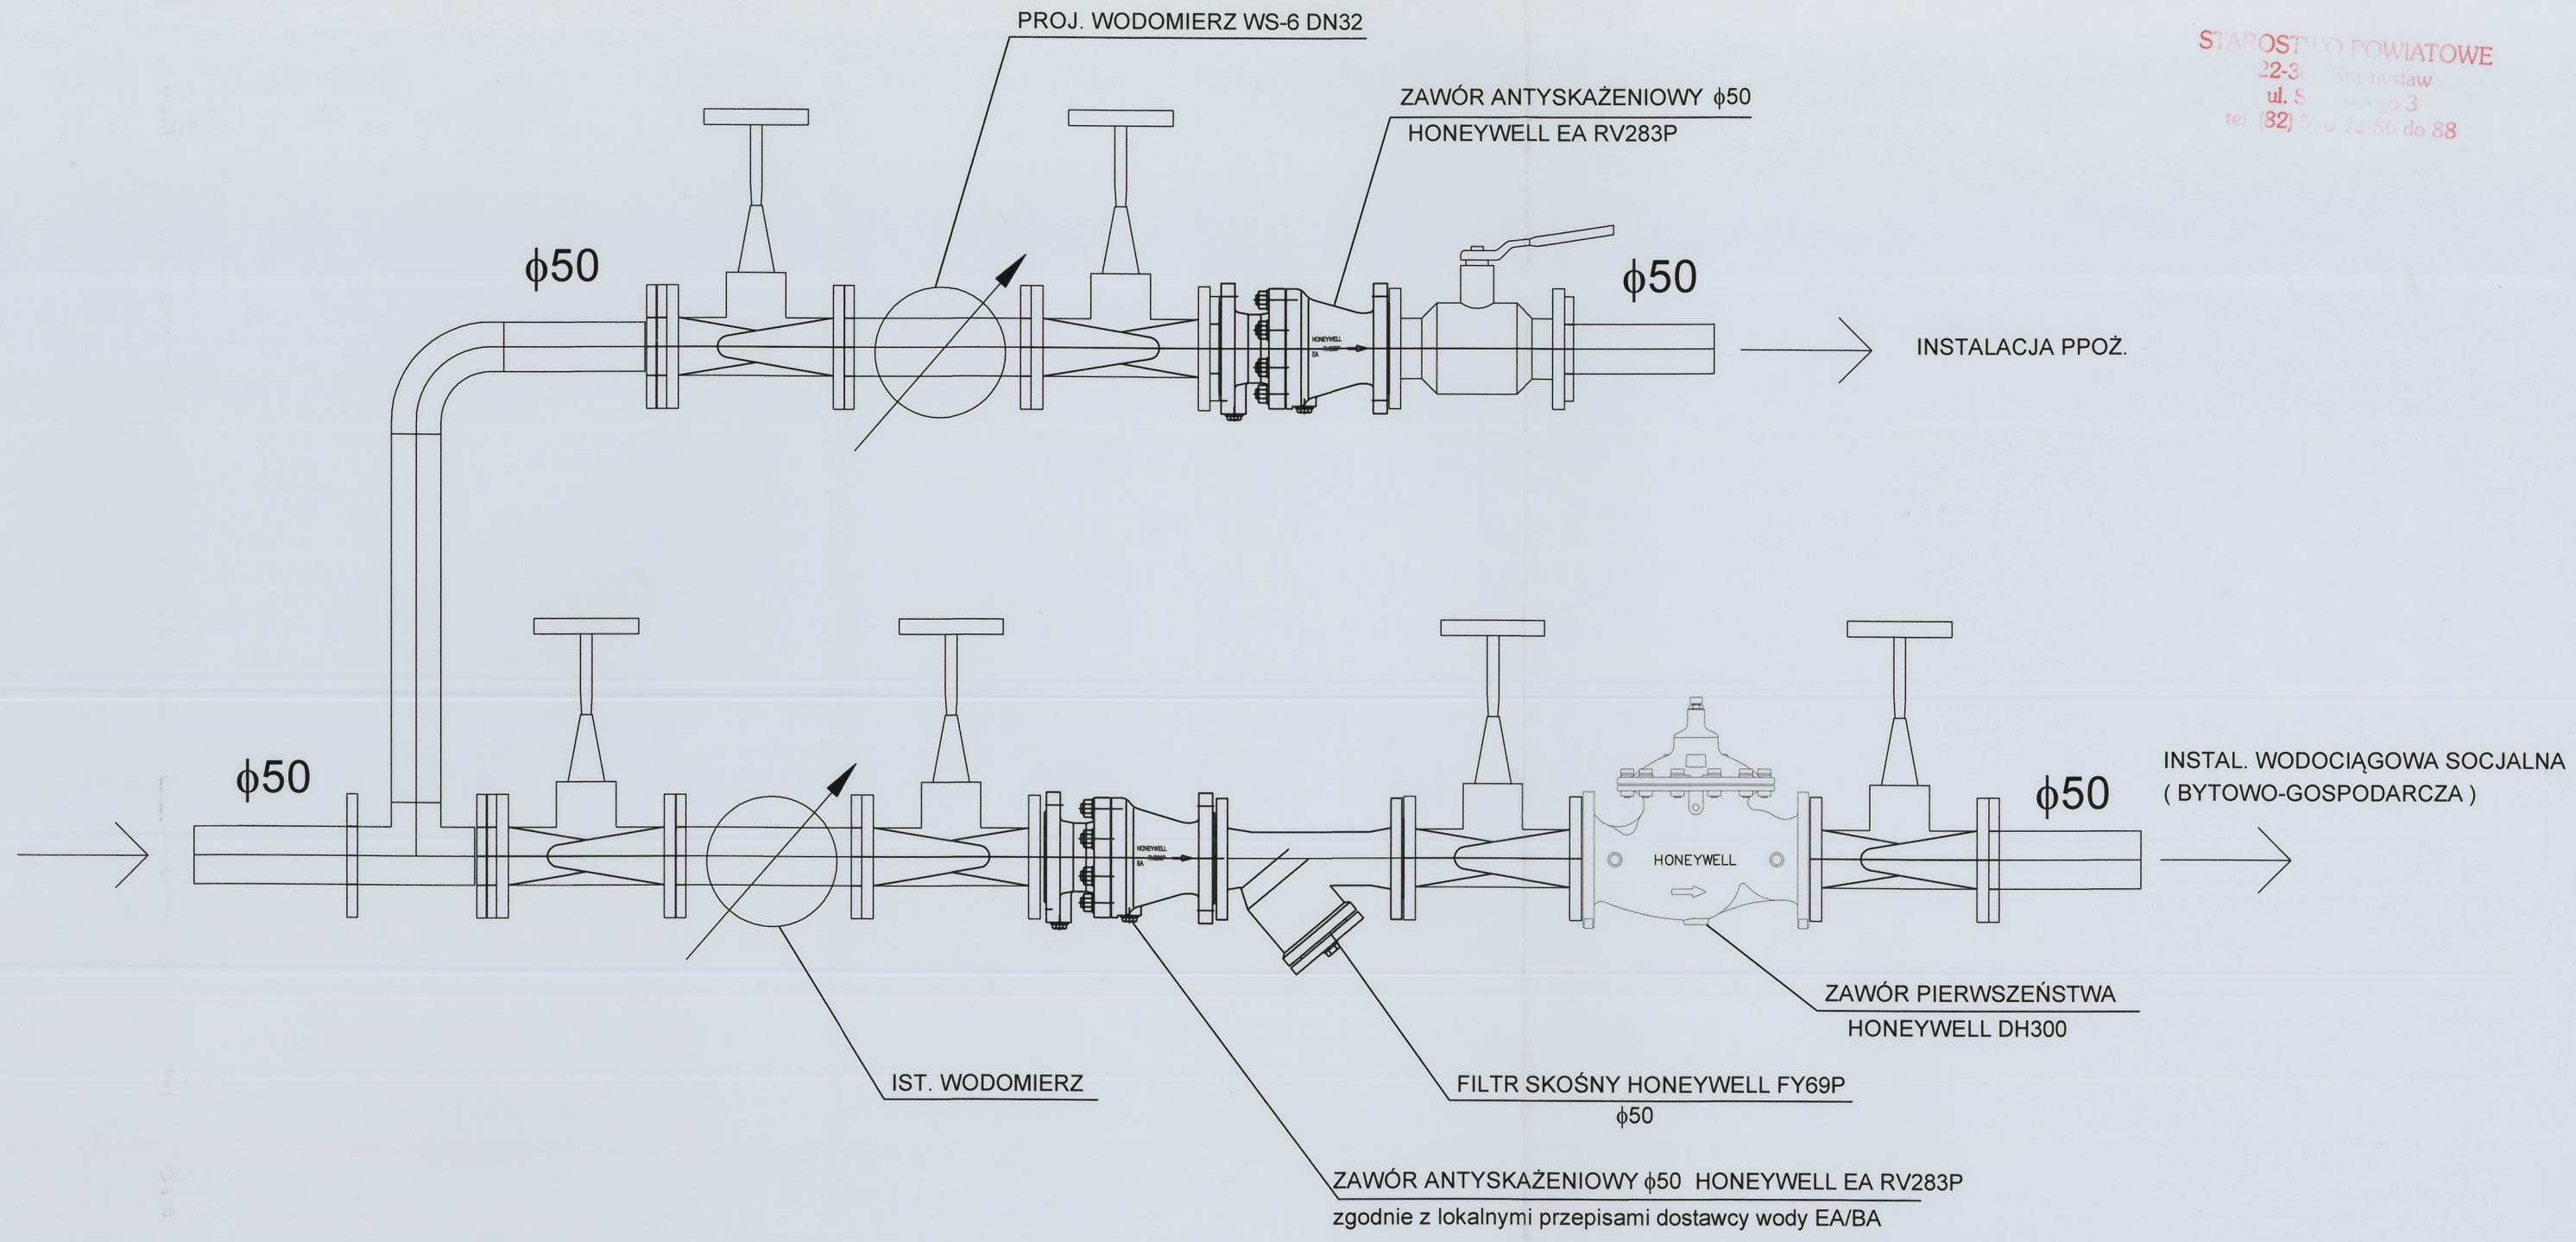

<b>Obiekt:</b> Budowa instalacji p.poż. w budynku Zespołu Szkół Publicznych nr 5 w Krasnymstawie 22-300 Krasnystaw, ul. Mostowa 14		<b>Inwestor:</b> Gmina Miejska Krasnystaw Plac 3-go Maja 29 22-300 Krasnystaw		
<b>Projektant:</b> <small>specjalność          instalacyjno-inżynierska</small>	Imię i nazwisko mgr inż. Danuta Kulesza	Upr. nr 949/CH/92	Data 08.2020	Podpis 
<b>Opracowała:</b> <small>specjalność          instalacyjno-inżynierska</small>	inż. Katarzyna Górecka		08.2020	
Rysunek: SZCZEGÓŁ "A"		Branża: sanitarna	Nr rys. S6	Skala: -

